

ZESPÓŁ ZABUDOWY WIELORODZINNEJ „BOREK” PROJEKT ZAGOSPODAROWANIA TERENU SKALA 1:500

ul. Hrubieszowska

KAWAL. TŁOCZNY PE 90

ZAKŁAD STYNIELACZY


PROJ. ZBIORNIK NA WODY DESZCZOWE

- 1 PROJ. BUDYNEK MIESZK. NR 1
- 2 PROJ. BUDYNEK MIESZK. NR 2
- 3 PROJ. BUDYNEK USŁUG. - MIESZKALNY - 2 ETAP
- 4 PROJ. STACJA TRAFO - WG ODRĘBNEGO OPRACOWANIA
- 5 PROJ. PARKING -WG ODRĘBNEGO OPRACOWANIA
- 6 PROJ. GARAŻE - W 2 ETAPIE
- 7 PROJ. ZBIORNIK WÓD OPADOWYCH - WG ODRĘBNEGO OPRACOWANIA
- A GRANICE WŁASNOŚCI
- B BUDYNEK PROJEKTOWANY
- C BUDYNEK PROJ. W 2 ETAPIE
- D WATA I BOISKO DO LIKWIDACJI W 2 ETAPIE
- E INFRASTRUKTURA PROJEKTOWANA - WG ODRĘBNEGO OPRACOWANIA
- F DROGI PROJEKTOWANE
- G CHODNIKI PROJEKTOWANE
- H ZIELEŃ PROJEKTOWANA
- I PLAC ZABAW
- J KONTENER NA ODPADKI STAŁE
- K PŁACEK GOSPODARCZY
- L PROJ. FURTY WEJŚCIOWE, BRAMY
- M PROJ. OGRODZENIE TERENU
- N PROJ. KAN. DESZCZOWA
- O PROJ. KAN. SANITARNA
- P PROJ. PRZYŁĄCZE WODOC.
- Q PROJ. KABEL NN
- R PROJ. KANAL. TELETECHNICZNA
- S PROJ. HYDRANT P.POŻ.

MAPA DO CELOW PROJEKTOWYCH

dzieln. nr 601/82, 601/88, 601/89, 601/90, 601/91, 601/92, 601/93, 601/95, 601/96
 odcinek 06620, 06621, 06622, 06623, 06624, 06625, 06626, 06627, 06628, 06629, 06630
 sekcja: 8.149.16.24.1.3, m.p. 3.1. Mapa wykonana bez ustalenia obrotów służebności
 Układ współrzędnych: prostokątne płaskich - PUV 2000
 Udział w skali: 1:200, 1:500
 Odniesienie: 1:200, 1:500
 MAPA AKTUALNA NA DZIEŃ 15.05.2015

Pomierzaniem zgodność z mapą wydaną przez
 Miejski Ośrodek Dokumentacji Geodezyjnej
 Kartograficznej w Chelmie zaawidencjonowaną
 P.0662.2015.404 dn. 18.06.2015 r.
 Opracowaną przez Biuro Usług Geodezyjnych Jan Sawa
 Chelm 10.08.2015 roku

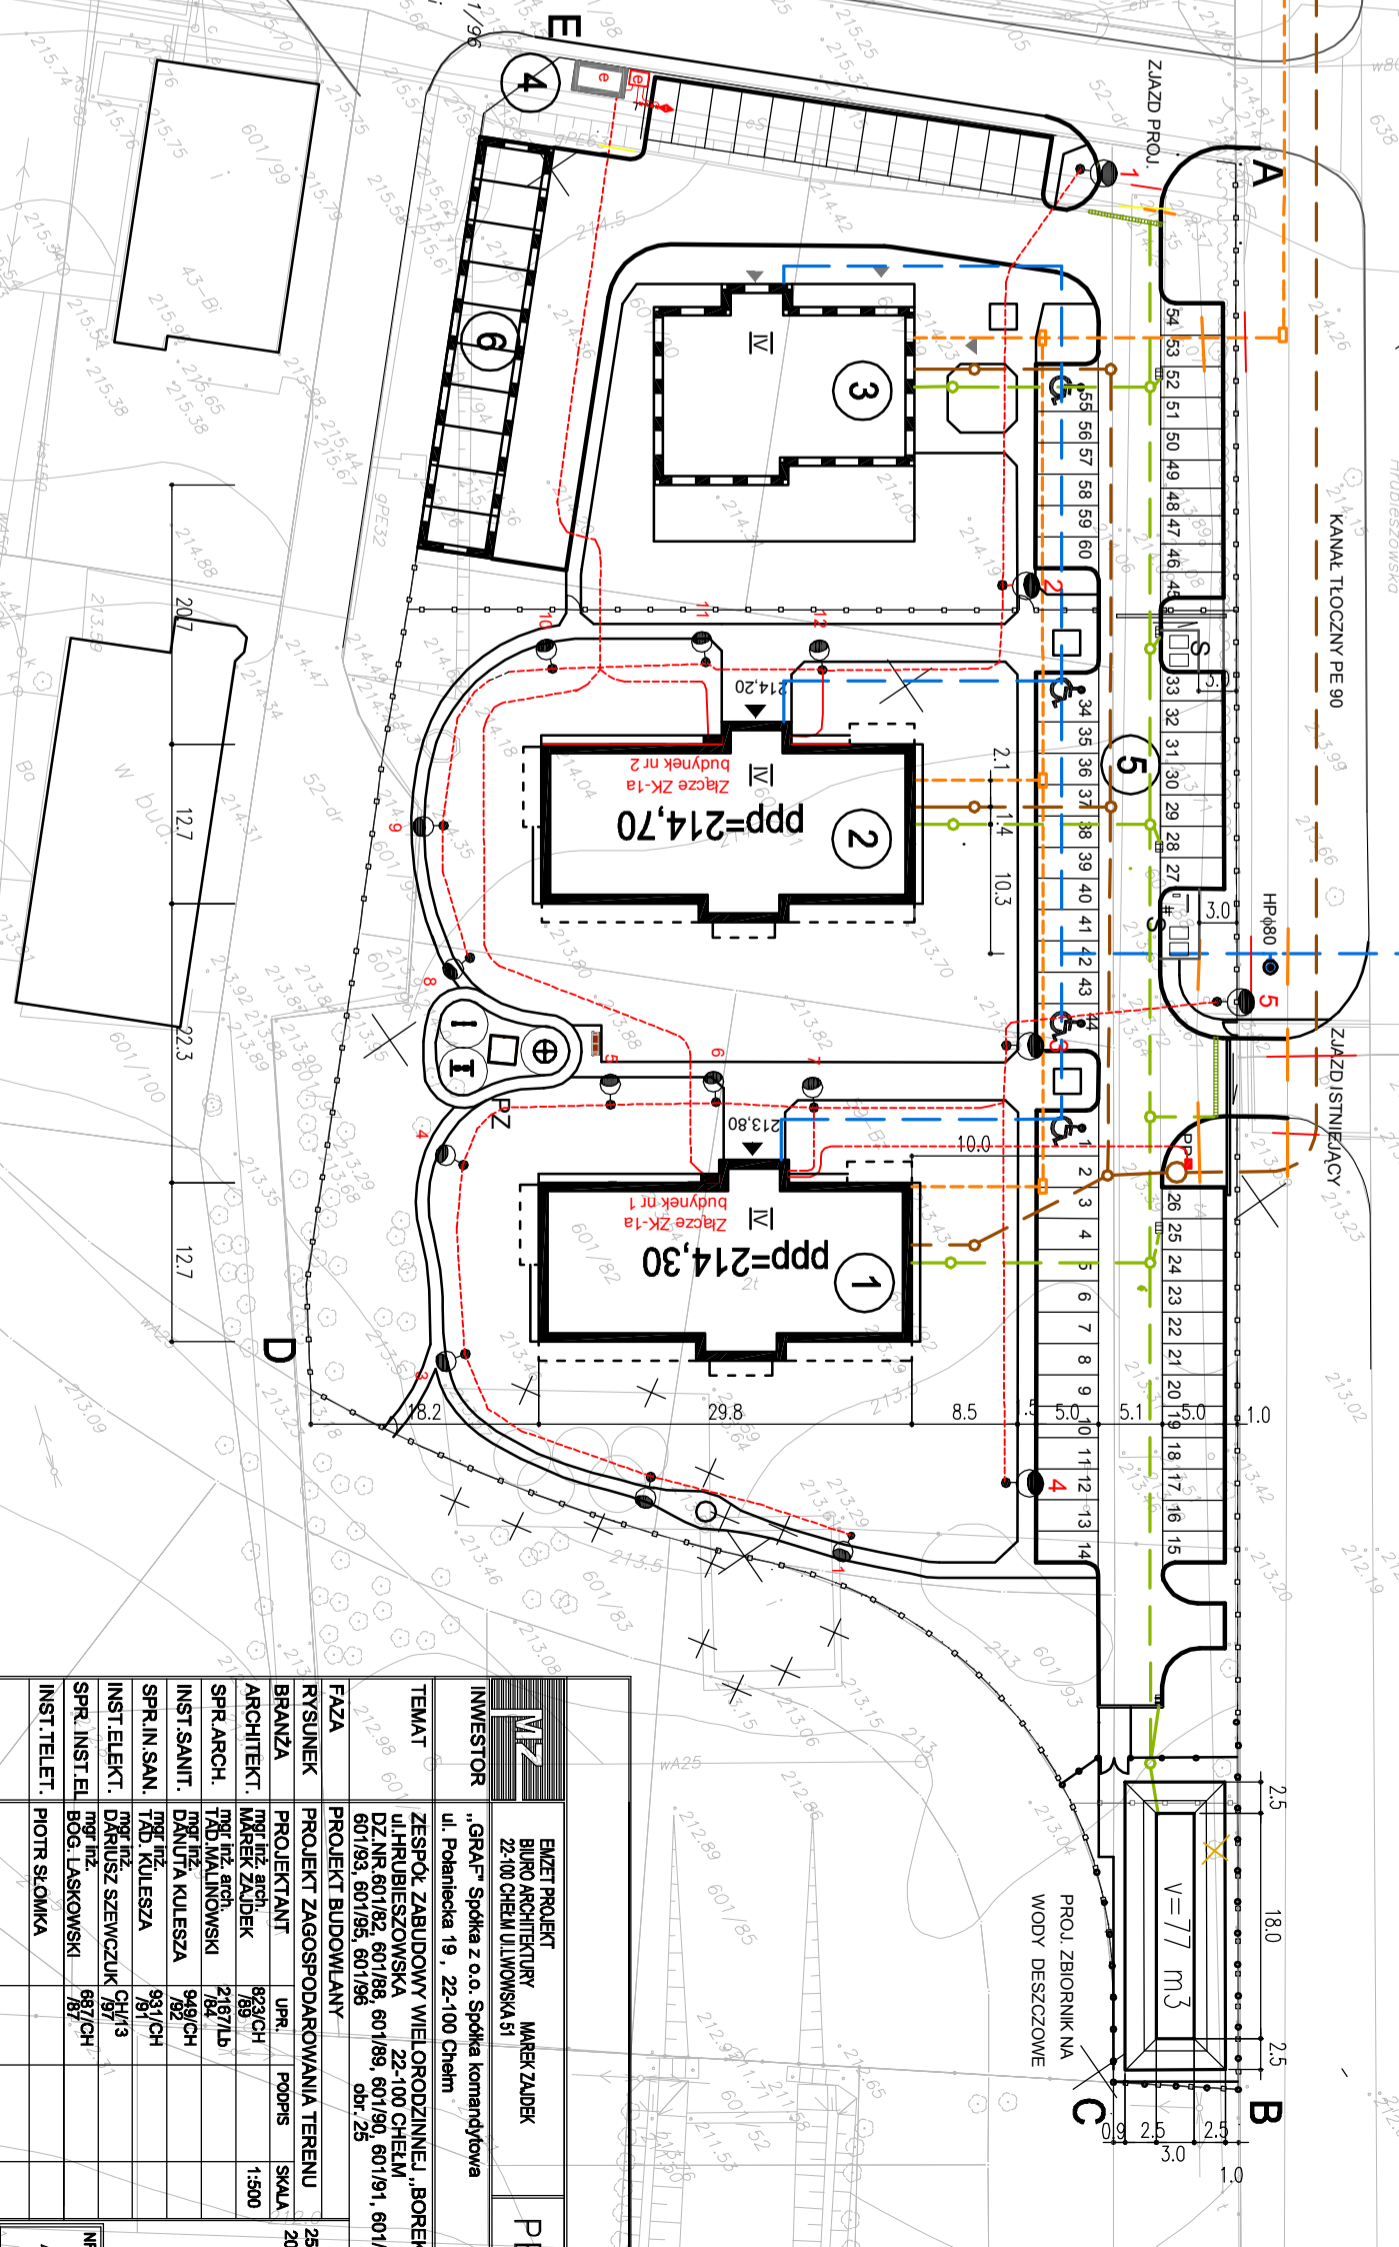

MZ	BIURO PROJEKTOWE BIURO ARCHITECTURALNE 22-100 CHELM UL. Hrubieszowska 51	PBW
INWESTOR	„ORAF” Spółka z o.o. Spółka komandytowa ul. Półwiejska 19, 22-100 Chelm	
TEMAT	ZESPÓŁ ZABUDOWY WIELORODZINNEJ „BOREK” UL. HRUBIEZOWSKA 22-100 CHELM 601/83, 601/85, 601/88, 601/89, 601/90, 601/91, 601/92	
FAZA	PROJEKT ZAGOSPODAROWANIA TERENU	25.07
RYSYUNEK	PROJEKTANT	2015
BRANŻA	PROJEKTANT	1:500
ARCHIT. INST. ARCH.	PROJ. ARCH.	1:500
INST. SANIT.	INST. SANIT.	1:500
INST. ELEKT.	INST. ELEKT.	1:500
INST. TELET.	INST. TELET.	1:500